

Секции Тор.1.3, Тор.1.1, Ряд.2.1


Секции Угл.3.1, Угл.3.3

Секции Ряд.4.1, Ряд.4.3

Условные обозначения

ОРК-8

— оптическая распределительная  
коробка типа  
ШКОН-МПА/2-8SC-SC/UPC;  
— слаботочный стояк;

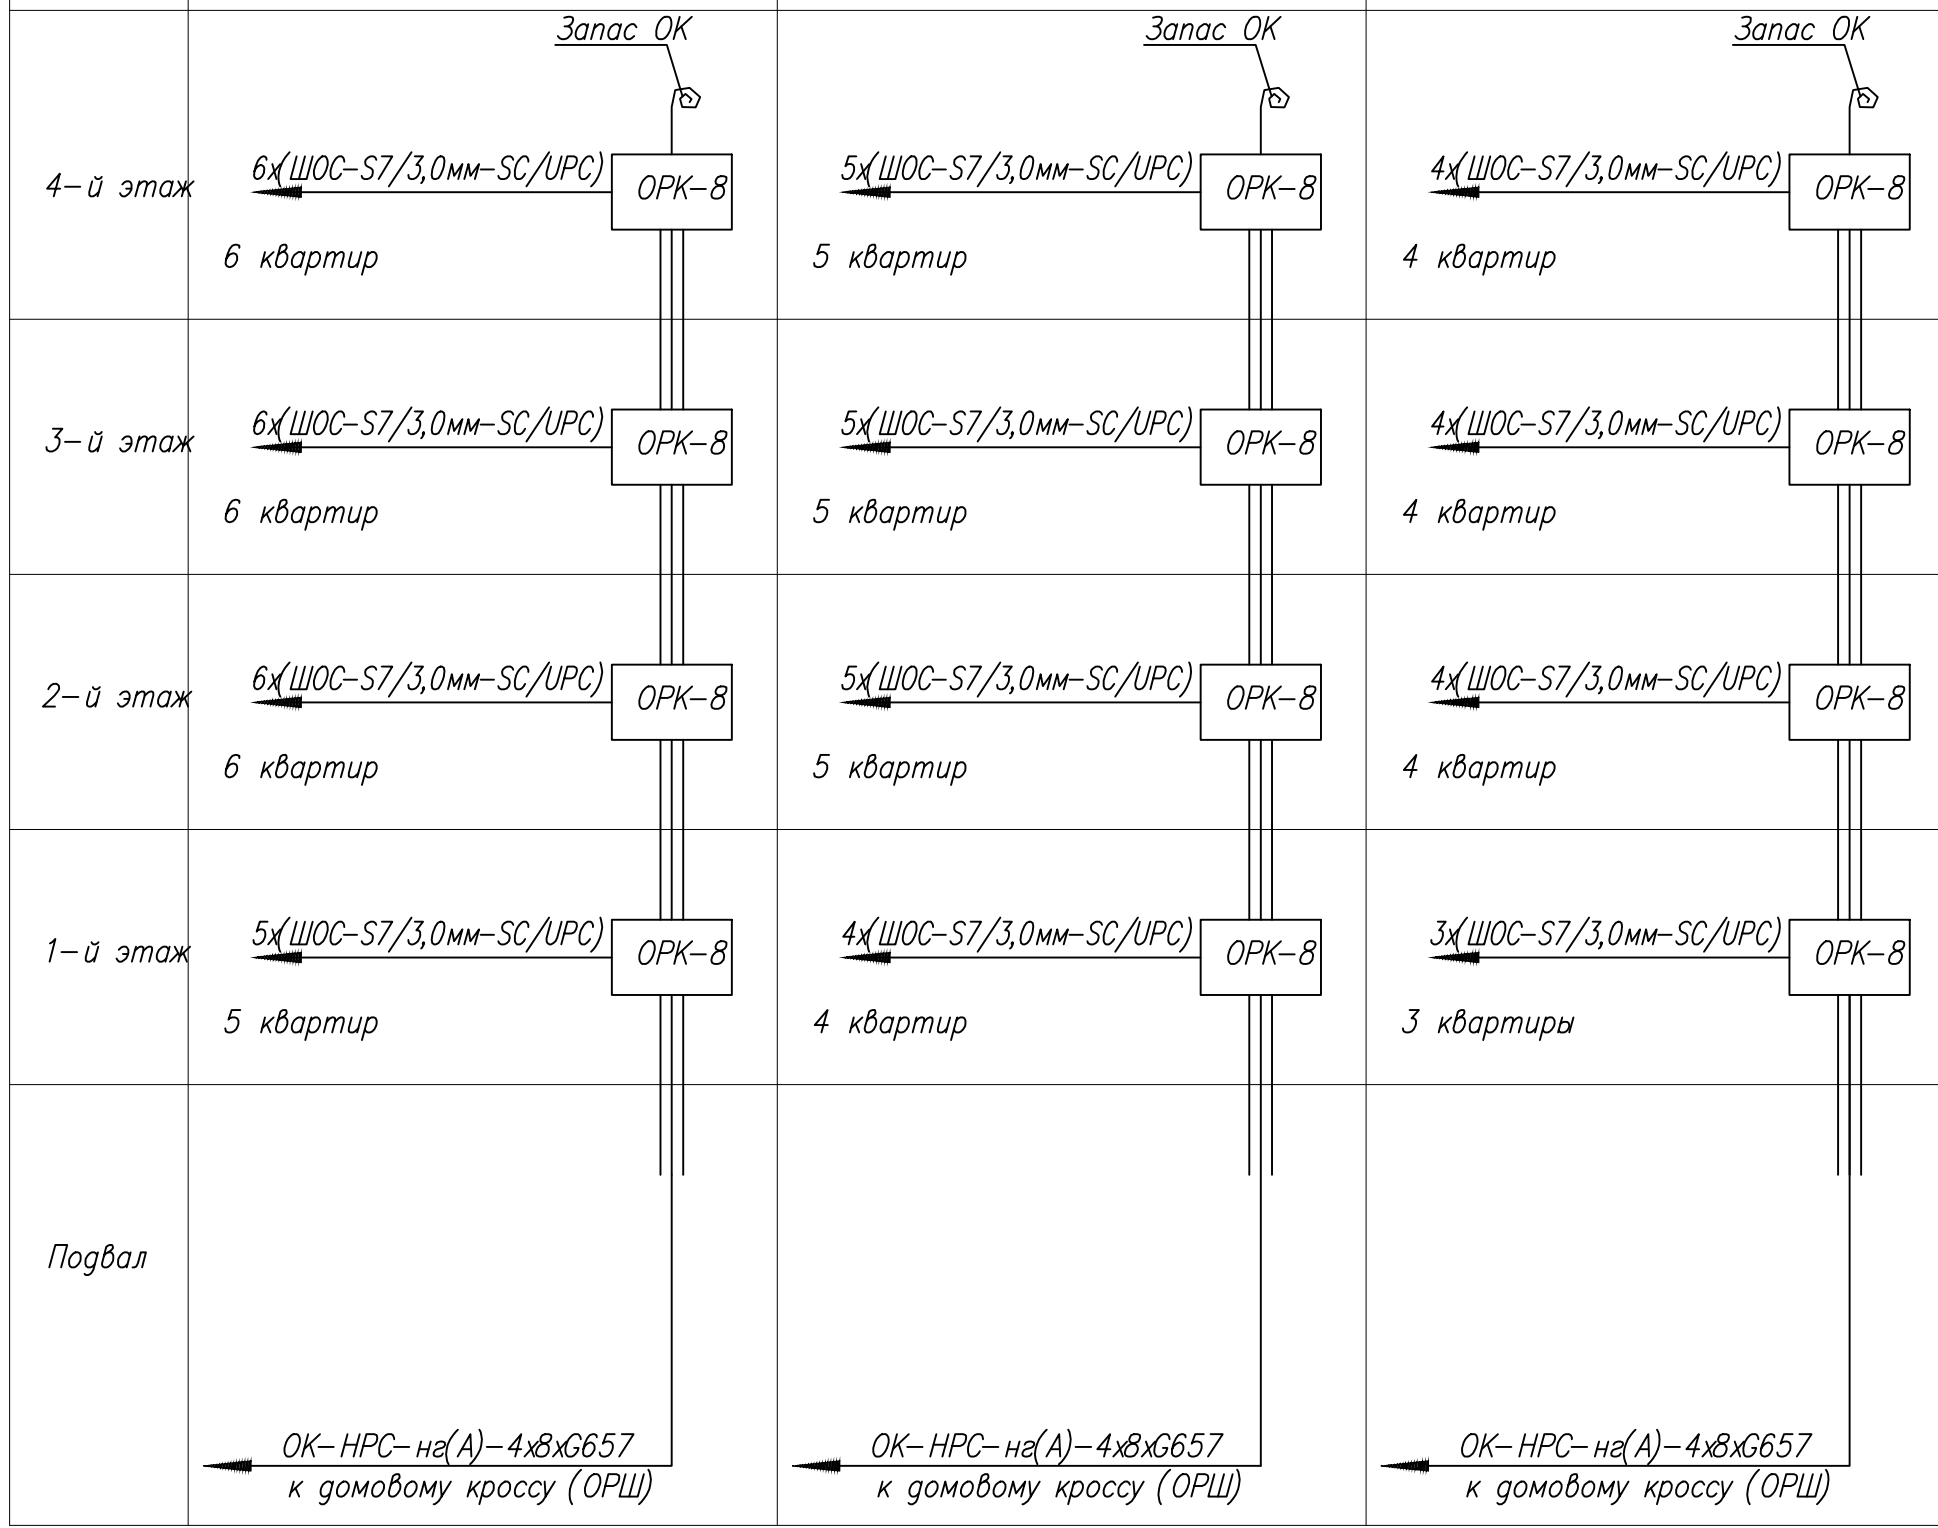

Примечания:

1. В подвалах секций каждого дома, в которые осуществляется ввод телефонной канализации, оборудуются узлы связи и устанавливаются Оптические распределительные шкафы (ОРШ).
2. Количество КРС-32-SC/UPC, устанавливаемых в ОРШ, соответствует количеству секций в доме.
3. В 3-х секционных жилых домах в качестве домового кросса устанавливается шкафы ОРШ-3, в 4-х секционных - шкафы ОРШ-4.

Изм.	Кол.уч.	Лист	№ док.	Подпись	Дата				
						Жилой комплекс средней этажности	Стадия	Лист	Листов
							П	1	
ГИП						Принципиальная схема СКС			
Проверил									
Разработал									

Копировал

Формат А3

Согласовано:

Взам. инв. N

Подпись и дата

Инв. N подл.